


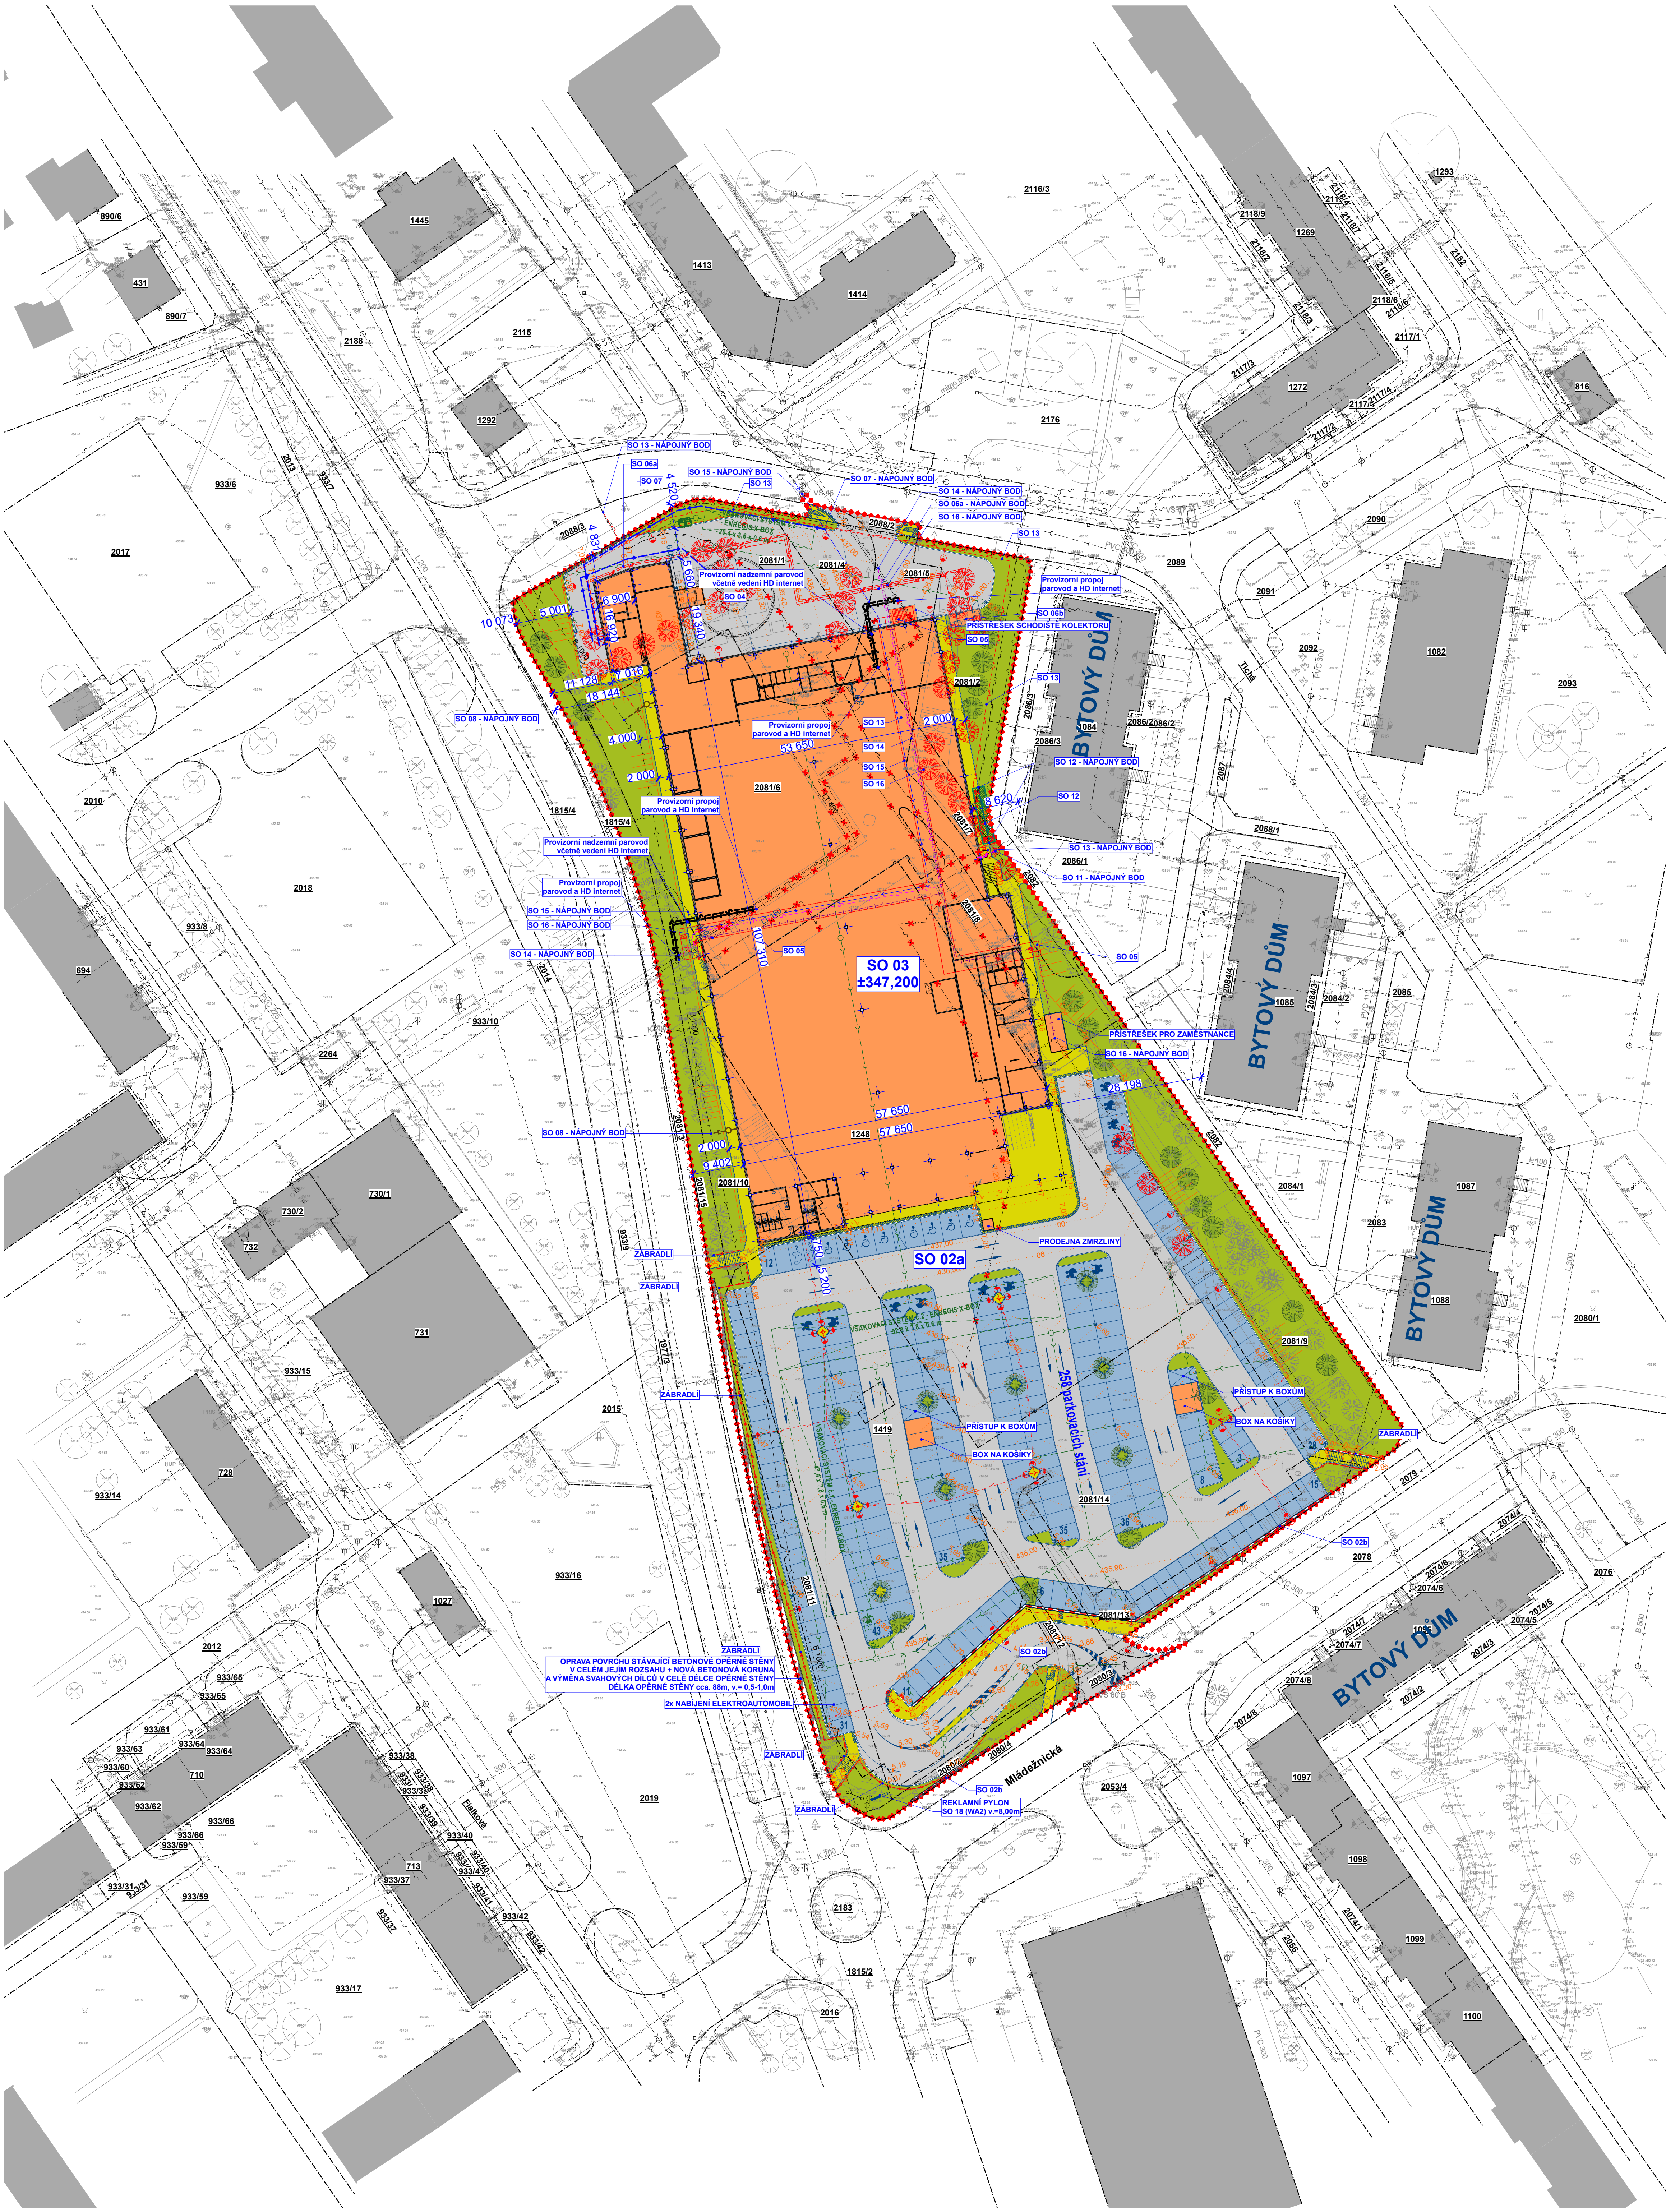

ZÁBOR POZEMKŮ

2081/1	2081/4	2081/5	2081/2	2081/6	2081/7	2081/8
1248	2081/10	2081/15	1419	2081/9	2081/14	2081/11
2081/12	2080/2	2081/13	2082			

ZASTAVĚNOST ŘEŠENÉHO ÚZEMÍ

PLOCHA POZEMKŮ :	19 831 m² - 100%
PLOCHA ZELENĚ :	408 m² - 2,56%
ZASTAVĚNÁ PLOCHA :	6 054 m² - 33,42%
ZPEVNĚNÉ PLOCHY :	508 m² - 31,97%

LEGENDA

- HRANICE ŘEŠENÉHO ÚZEMÍ
- OBRYSY KOMUNIKACÍ A DOPRAVNÍHO ŘEŠENÍ
- HRANICE POZEMKŮ
- NAVŘENÉ OBJEKTY OBCHODNÍHO DOMU
- EXISTUJÍCÍ OBJEKTY
- NAVŘENÉ KOMUNIKACE PRO VOZIDLA
- NAVŘENÉ KOMUNIKACE PRO PĚŠÍ
- NAVŘENÉ PARKOVACÍ STÁNÍ
- CELKE 258 PARKOVACÍCH STÁNÍ
- Z TOHO 8 PRO OSSPO A 8 PRO MATKY S DĚTI
- NAVŘENÉ ZATVRVNĚNÉ PLOCHY
- NAVŘENÉ OPĚRNÉ STĚNY
- NAVŘENÉ STROMY
- NAVŘENÉ KEŘE
- STÁVAJÍCÍ STROMY
- KÁCENÍ STROMŮ
- STOŽÁR VO

LEGENDA INŽENÝRSKÝCH SÍTÍ

STÁVAJÍCÍ

- KANALIZACE DEŠŤOVÁ
- KANALIZACE SPLÁŠKOVÁ
- STL PLYNOVOD
- NN KABEL
- VN KABEL
- VENKOVNÍ OSVĚTLENÍ
- VODA
- TELEKOMUNICAČNÍ KABEL

NAVŘENÉ

- KOLEKTOR
- AREÁLOVÁ KANALIZACE DEŠŤOVÁ
- PŘÍPOJKA KANALIZACE SPLÁŠKOVÉ
- PŘÍPOJKA NN KABEL
- VO KABEL
- PŘÍPOJKA VODA
- TELEKOMUNICAČNÍ KABEL

PŘELOŽKY


- STL PLYNOVOD
- NN KABEL
- TELEKOMUNICAČNÍ KABEL
- VODA
- TEPLOVOD

RUŠENÉ

- STL PLYNOVOD
- NN KABEL
- TELEKOMUNICAČNÍ KABEL
- TEPLOVOD

SEZNAM STAVEBNÍCH OBJEKTŮ

- SO 01 Hrubé trénní úpravy
- SO 02a včtené odstranění stávajícího kolektoru
- SO 02b Komunikace a zpevněné plochy
- SO 03 Opěrné stěny
- SO 04 Vlastní objekt obchodního domu
- SO 05 Venkovní požární nádrž
- SO 06a Kolektor
- SO 06b Přípojka elektro NN
- SO 07 Tráťostanice
- SO 08 Přípojka vodovod
- SO 09 Přípojka kanalizace spláskové
- SO 10 Areálová kanalizace dešťová
- SO 11 včtené OLK a vsakovací nádrže
- SO 12 Venkovní osvětlení
- SO 13 Přípojka telekomunikačního kabelu
- SO 14 Přeložka plynovodu STL
- SO 15 Přeložka elektro NN
- SO 16 Přeložka telekomunikačního kabelu
- SO 17 Přeložka vodovodu
- SO 18 Přeložka teplovodu
- SO 19 Sadové úpravy
- SO 20 Reklamní a navigační zařízení

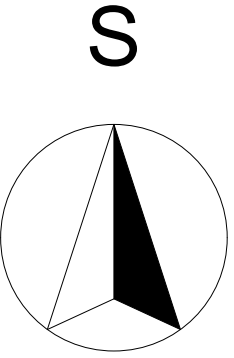

±0,000 = 347,200 m.n.m.	31.10.2018
INVESTOR	SEZNAM ODPOVĚDĚLÝCH OSOB
Immo - Log - CZ Alpha Beta s.r.o.	OBLOŽENÍ
Bělohorská 2428/203	AUTORIZAČNÍ MÍSTO
Břevnov, 16000 Praha 6	
IČ: 25707019	
DOKUMENTACE PRO SPOLEČNÉ POVOLENÍ	
HP: Ing. arch. Karel	Vypracoval: Jakub Margel
Zodp. projektant: Jakub Margel	Kontrola: Jakub Margel
Místo stavby: Hornická 647, Trutnov, Horní Staré Město 541 02	
Kraj: Královéhradecký	
Investor: Immo - Log - CZ Alpha Beta s.r.o.	
Název stavby: NOVOSTAVBA OBCHODNÍHO DOMU KAUFAND TRUTNOV	
Ulice: HORSKÁ	
Celk. C - SITUACE STAVBY	
Název výkresu: Koordinační situační výkres	
	Formát: 2 x A4
	Datum: 31.10.2018
	Číslo výkresu: 433 - 0108 - 21
	Stavba: DDP
	Měřítko: 1:500
	Číslo výkresu: C.2